
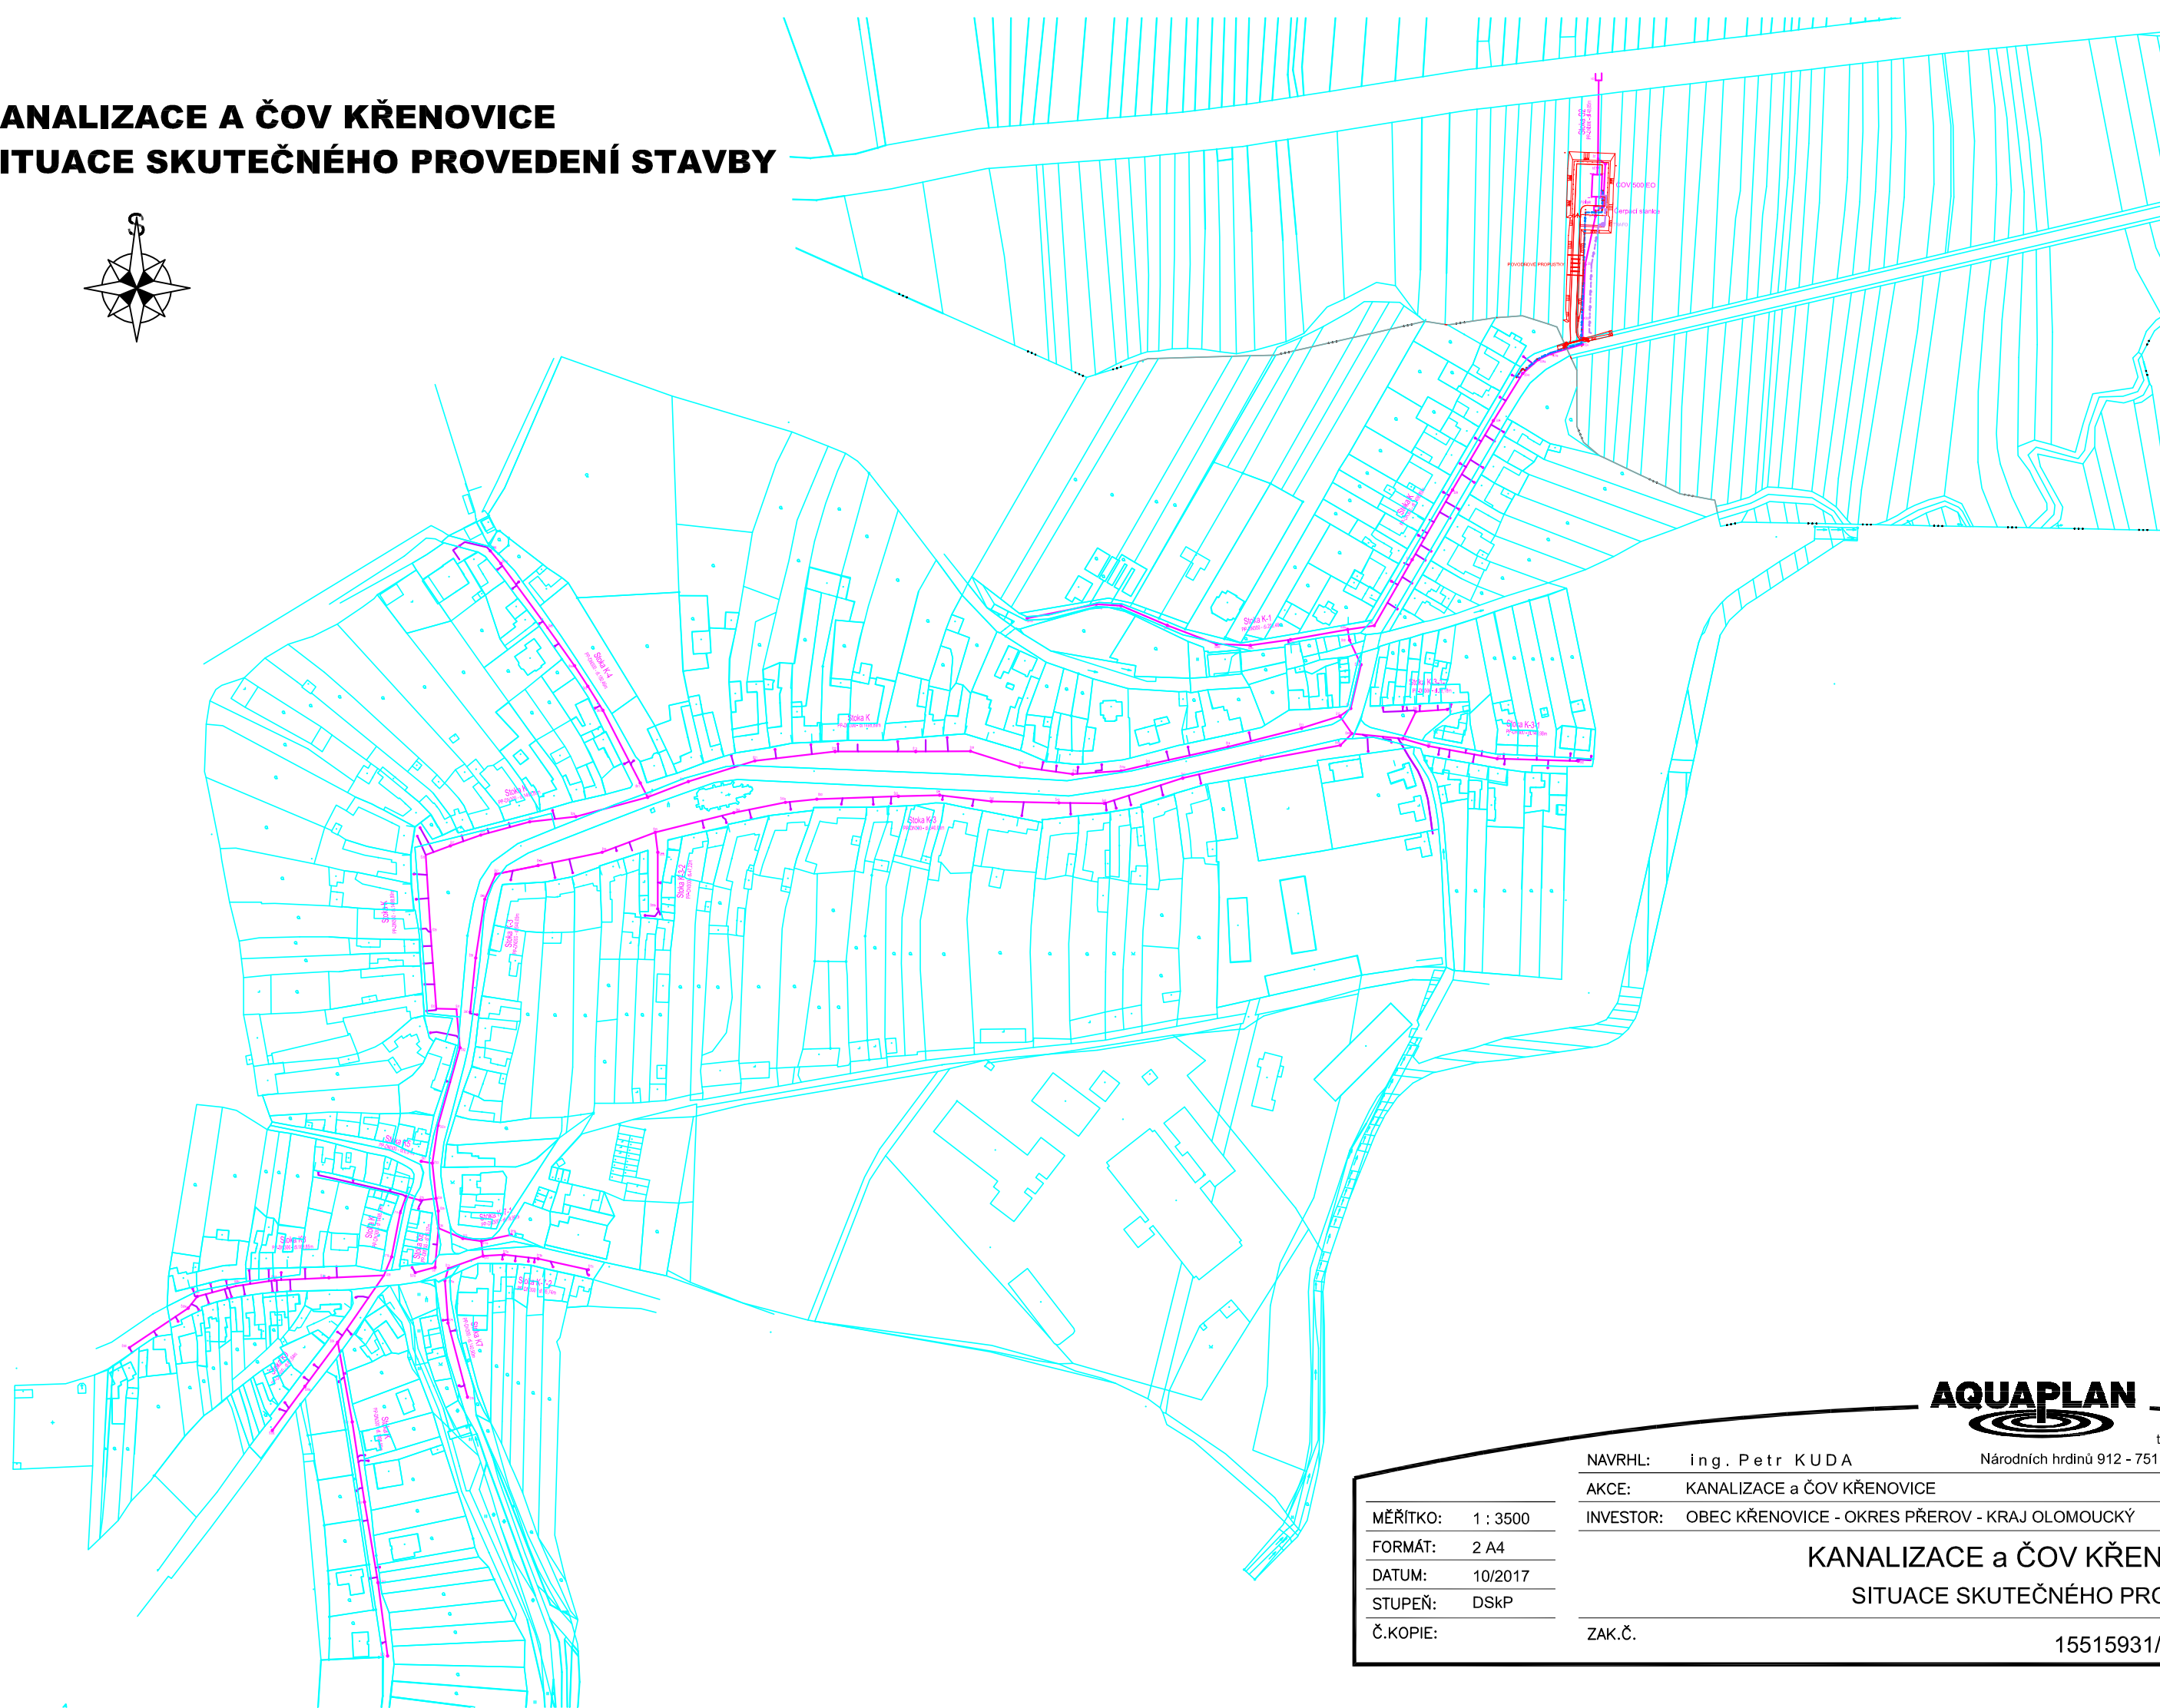


KANALIZACE A ČOV KŘENOVICE

SITUACE SKUTEČNÉHO PROVEDENÍ STAVBY

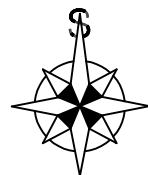

AQUAPLAN

tel.: 581-772592

Národních hrdinů 912 - 751 31 LIPNÍK n.B.

NAVRHL: ing. Petr KUDA

AKCE: KANALIZACE a ČOV KŘENOVICE

INVESTOR: OBEC KŘENOVICE - OKRES PŘEROV - KRAJ OLOMOUCKÝ

MĚŘÍTKO: 1 : 3500

FORMÁT: 2 A4

DATUM: 10/2017

STUPEŇ: DS_{SKP}

Č.KOPIE:

ZAK.Č.

KANALIZACE a ČOV KŘENOVICE
SITUACE SKUTEČNÉHO PROVEDENÍ

15515931/803 - C.1